


### LEGENDA MANUFATTI IMPIANTO

A-1	Letti di essiccamento
A-2	Grigliatura
A-3	Misura della portata in entrata
A-4	Sgrassatore disciolitore
A-5	Miscelazione latte di calce
A-6	Miscelazione cloruro ferrico
A-7	Flocculazione
A-9	Stoccaggio e dosaggio cloruro ferrico
A-10	Impianto acqua potabile
A-11	Decantazione primaria
A-12	Sollevamento liquami
A-13	Bacini di ossidazione e nitrificazione
A-14	Defosforazione
A-15	Decantazione secondaria
A-16	Miscelazione disinfettante
A-17	Disinfezione
A-18	Misura della portata in uscita
A-19	Disinfezione by-pass impianto
A-20 A/R	Stoccaggio e dosaggio ipoclorito
A-21	Sollevamento fanghi primari
A-22	Sollevamento fanghi di riciclo
A-23	Pre-ispessimento
A-24	Sollevamento fanghi alla digestione anaerobica
A-25	Digestione anaerobica
A-26	Centrale termica
A-27	Post-ispessimento
A-28	Sollevamento fanghi post-ispessiti
A-31	Disidratazione meccanica
A-32	Equalizzazione liquami
A-33	Abbettimento fumi
A-34	Torcia di combustione biogas di emergenza
A-35	Gasometro
A-36	Ex vasca combinata per accumulo equalizzazione e neutralizzazione acque vegetazione
A-37	Ex vasca combinata per accumulo ed equalizzazione acque di vegetazione
A-38	Sollevamento acque vegetazione a digestione
A-39	Ex ispessitore acido ad accumulo percolato
A-40	Sollevamento percolato
A-41	Ricovero e grigliatura liquami pozzi neri
A-42	Ex vasca combinata per accumulo ed omogeneizzazione acque mattatoio e pozzi neri
A-43	Sollevamento acque mattatoio e pozzi neri
A-44	Casotto e pesa autobotti
A-45	Palazzina servizi
A-46	Alloggio subotte
A-47	Locale gruppo elettrogeno
A-48	Cabina elettrica di trasformazione
A-49	Sollevamento acque di servizio
A-50	Sollevamento acque di rete antincendio
A-51	Sollevamento acque di ritorno
A-52	Ex pozzo imhoff
A-53	Locale alloggi soffianti
A-54	Pozzetto alloggi sfiori
A-55 A/R	Pozzetti di by-pass impianto e scarico linea acque
A-56 A/R	Pozzetti acque di ritorno
A-57	Pozzetto alloggi separatore di condensa
A-58	Soffianti equalizzazione
A-59	Soffianti ossidazione
P-01	Stazione di grigliatura
P-02	Disabbiatore
P-03	Classificatore di sabbie
P-04	Canale di misura
P-05 A/D	Impianto di biofiltrazione
P-06	Stazione di filtrazione
P-07	Gasometro a membrana
P-08	Torcia biogas
P-09	Vasca di raccolta acque piovani
P-10	Sollevamento acque piovani

- ### Interventi di progetto
- Cordoli in cls
  - Nuova viabilità e piazzale
  - Nuovo cordolo in cls

Sezione stradale di progetto  
Nuova viabilità interna  
scala 1:25

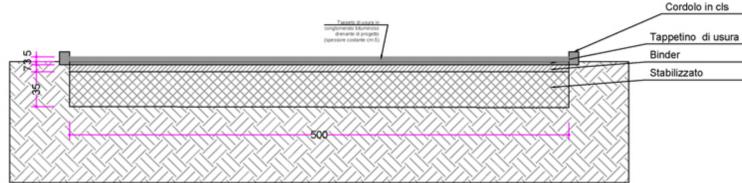

**ACQUEDOTTO PUGLIESE S.p.A.**  
DIRRI - DIREZIONE RETI E IMPIANTI  
TECRI - UNITÀ TECNICA

**IMPIANTO DI DEPURAZIONE DI MASSAFRA**  
PROGETTO PER LA COSTRUZIONE DI SILOS PER CARICO E SCARICO  
DEI FANGHI DISIDRATATI ED OPERE IMPIANTISTICHE CONNESSE  
ALL'INSERIMENTO NELLE LINEE DI PROCESSO ESISTENTI

**PROGETTO ESECUTIVO**

Ing. Antonio GAGLIARDI  
Direttore di Esecuzione del Contratto  
Ing. Salvatore NASCENTE

Ing. Roberto MARCHETTI  
Coordinatore della Sicurezza  
Ing. Roberto MARCHETTI  
Responsabile del Progettamento  
Ing. Rinaldo LAGIOIA

Tavolo: EG.SP08 Elaborato: Planimetria delle sistemazioni esterne e viabilità

Scala 1:200

Codec Intervento	Codec SAP	Data	Proz.

N. Rev.	Data	Descrizione	Disegnato	Controllato	Approvato